


8 этаж

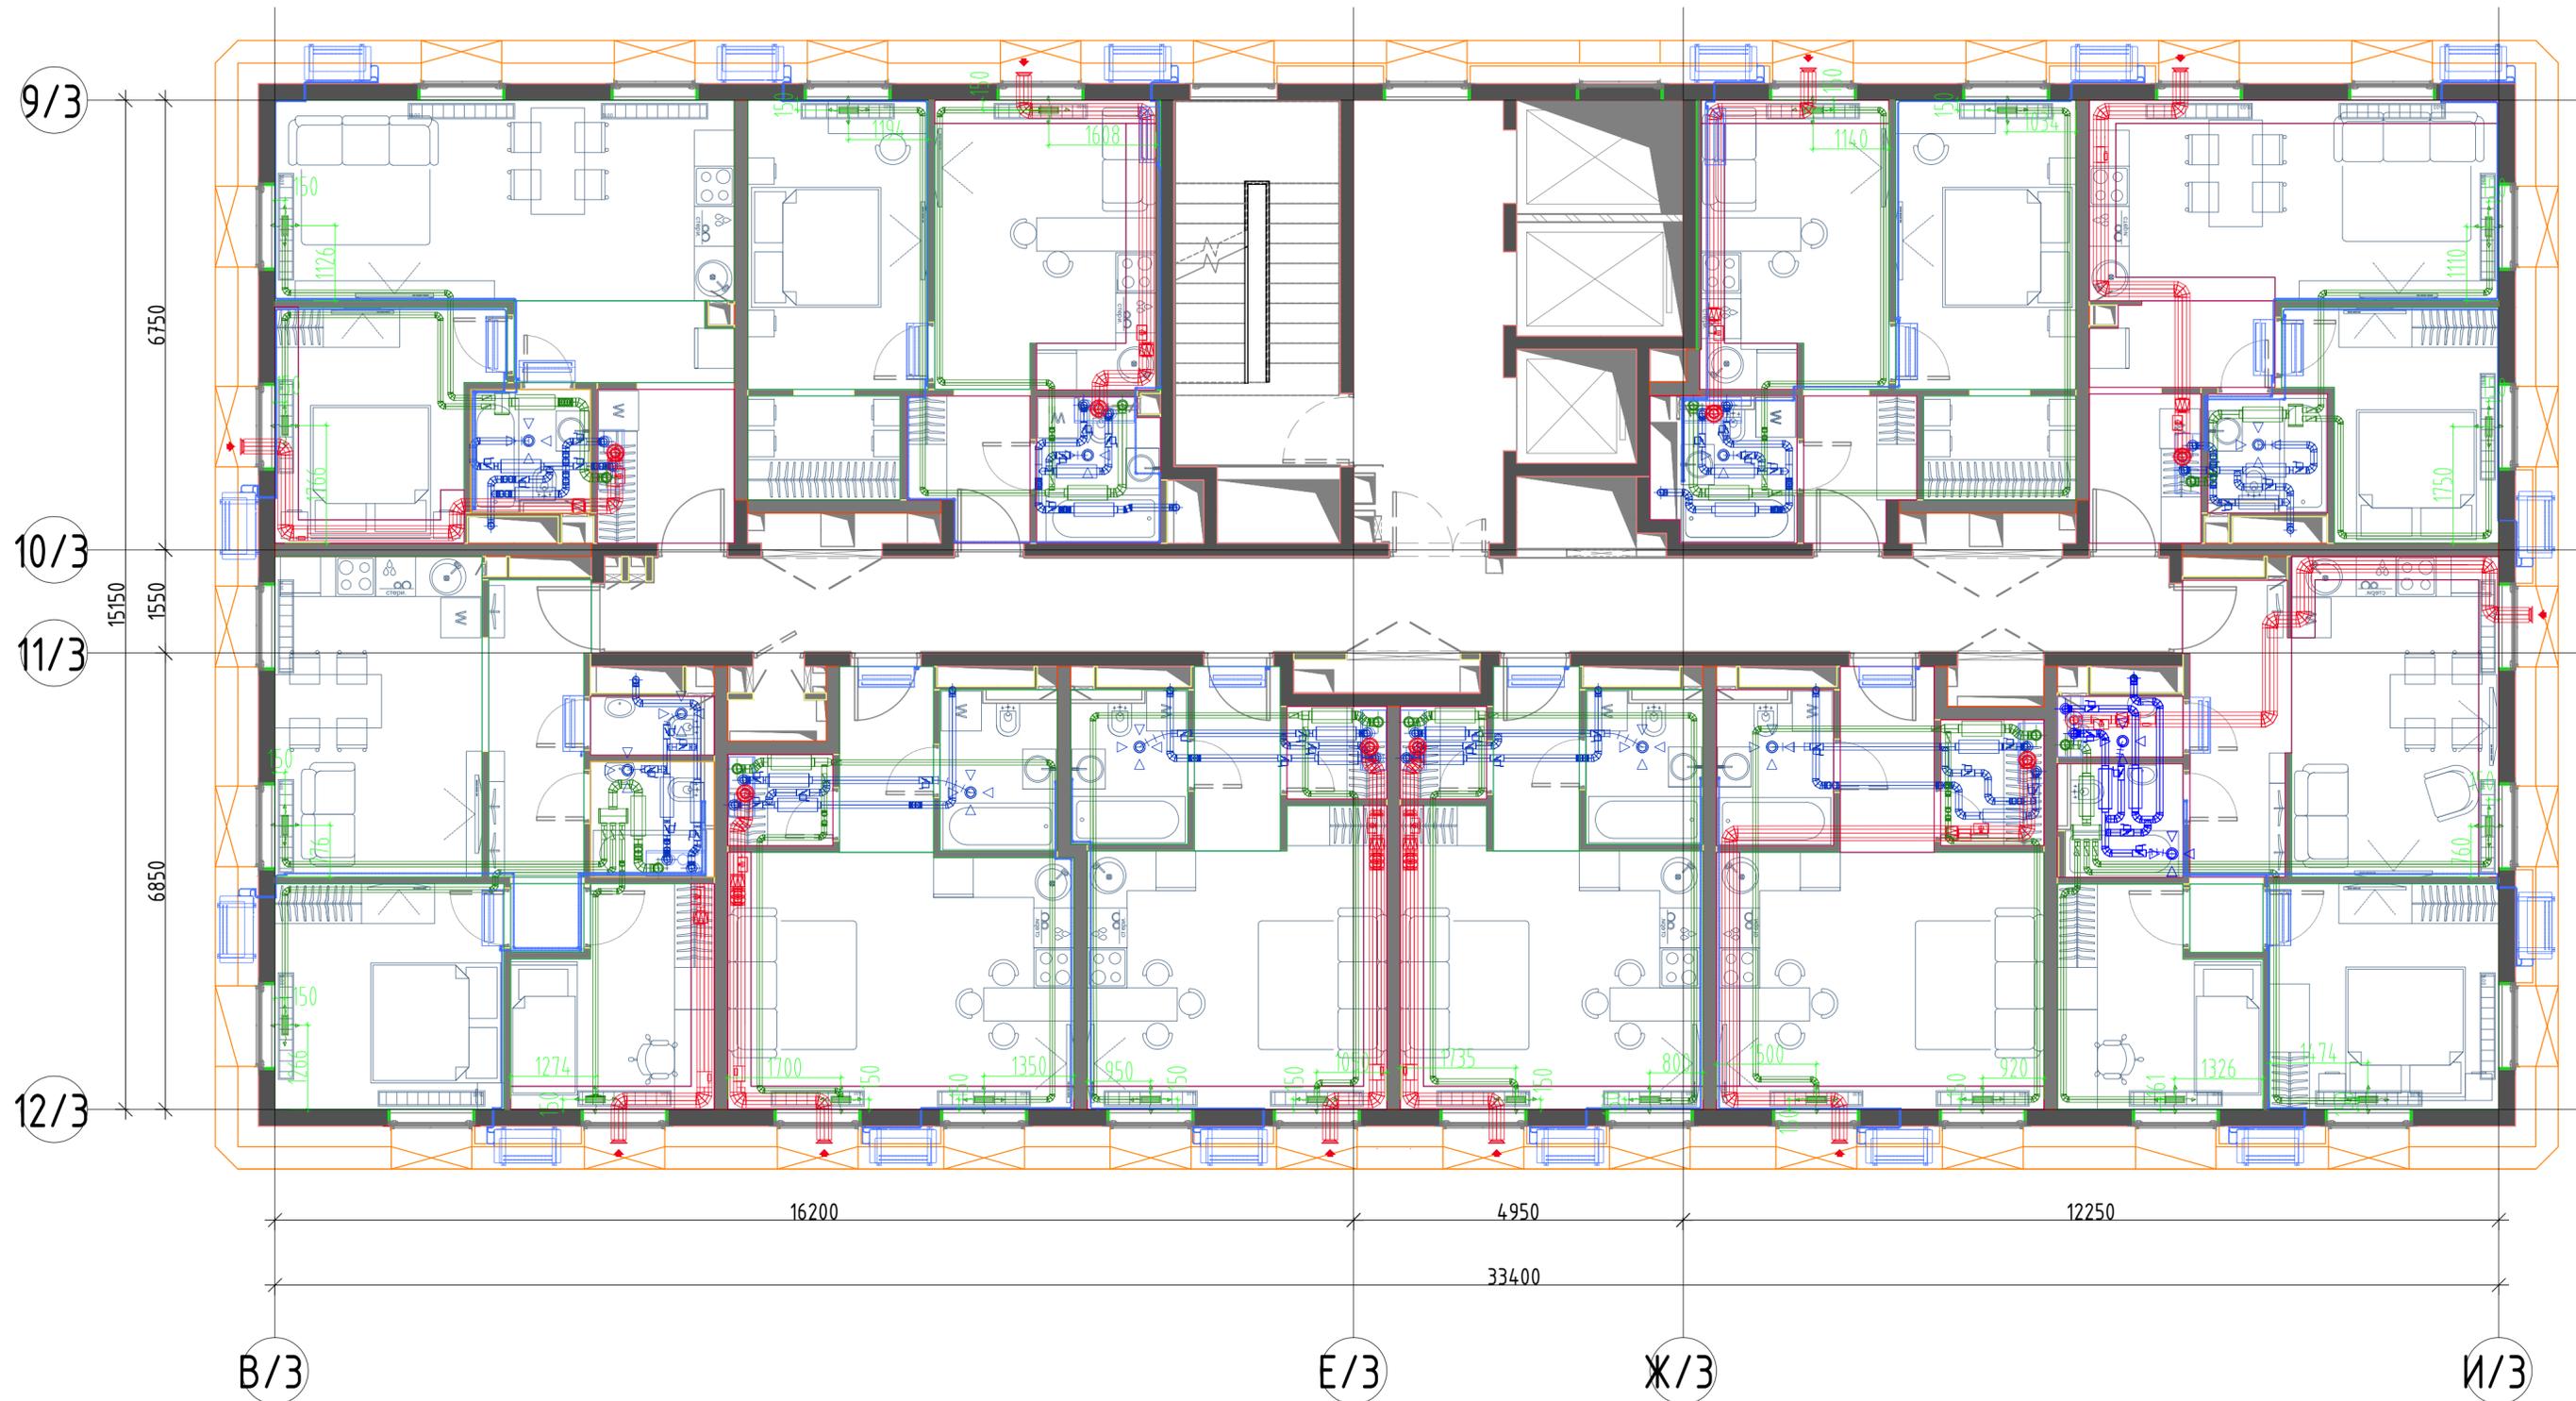

Монтаж внутриквартирной системы общеобменной вентиляции
 Надземная часть. Корпус 3
 Период выполнения работ с 26.04.21 по 25.05.21

108/18-ГК-КЗ-АИ.ВИС					
Многофункциональный административно-жилой комплекс в составе ТПУ "Дмитровская" по адресу: г. Москва, Дмитровское шоссе, вл. 1					
Изм.	Кол.уч.	Лист	№ док.	Подпись	Дата
Разработал		Адамалиев О.А.			25.05.21
Проверил		Гюлюю Кораи			25.05.21
Корпус 3. Системы вентиляции					
		Стадия	Лист	Листов	
		ИД	8		
План в этажа					
 www.gimtas.ru Формат А2					

Инв. № подл.	Полн. и дата	Взам. инв. №	Согласовано