



# 6 этажа

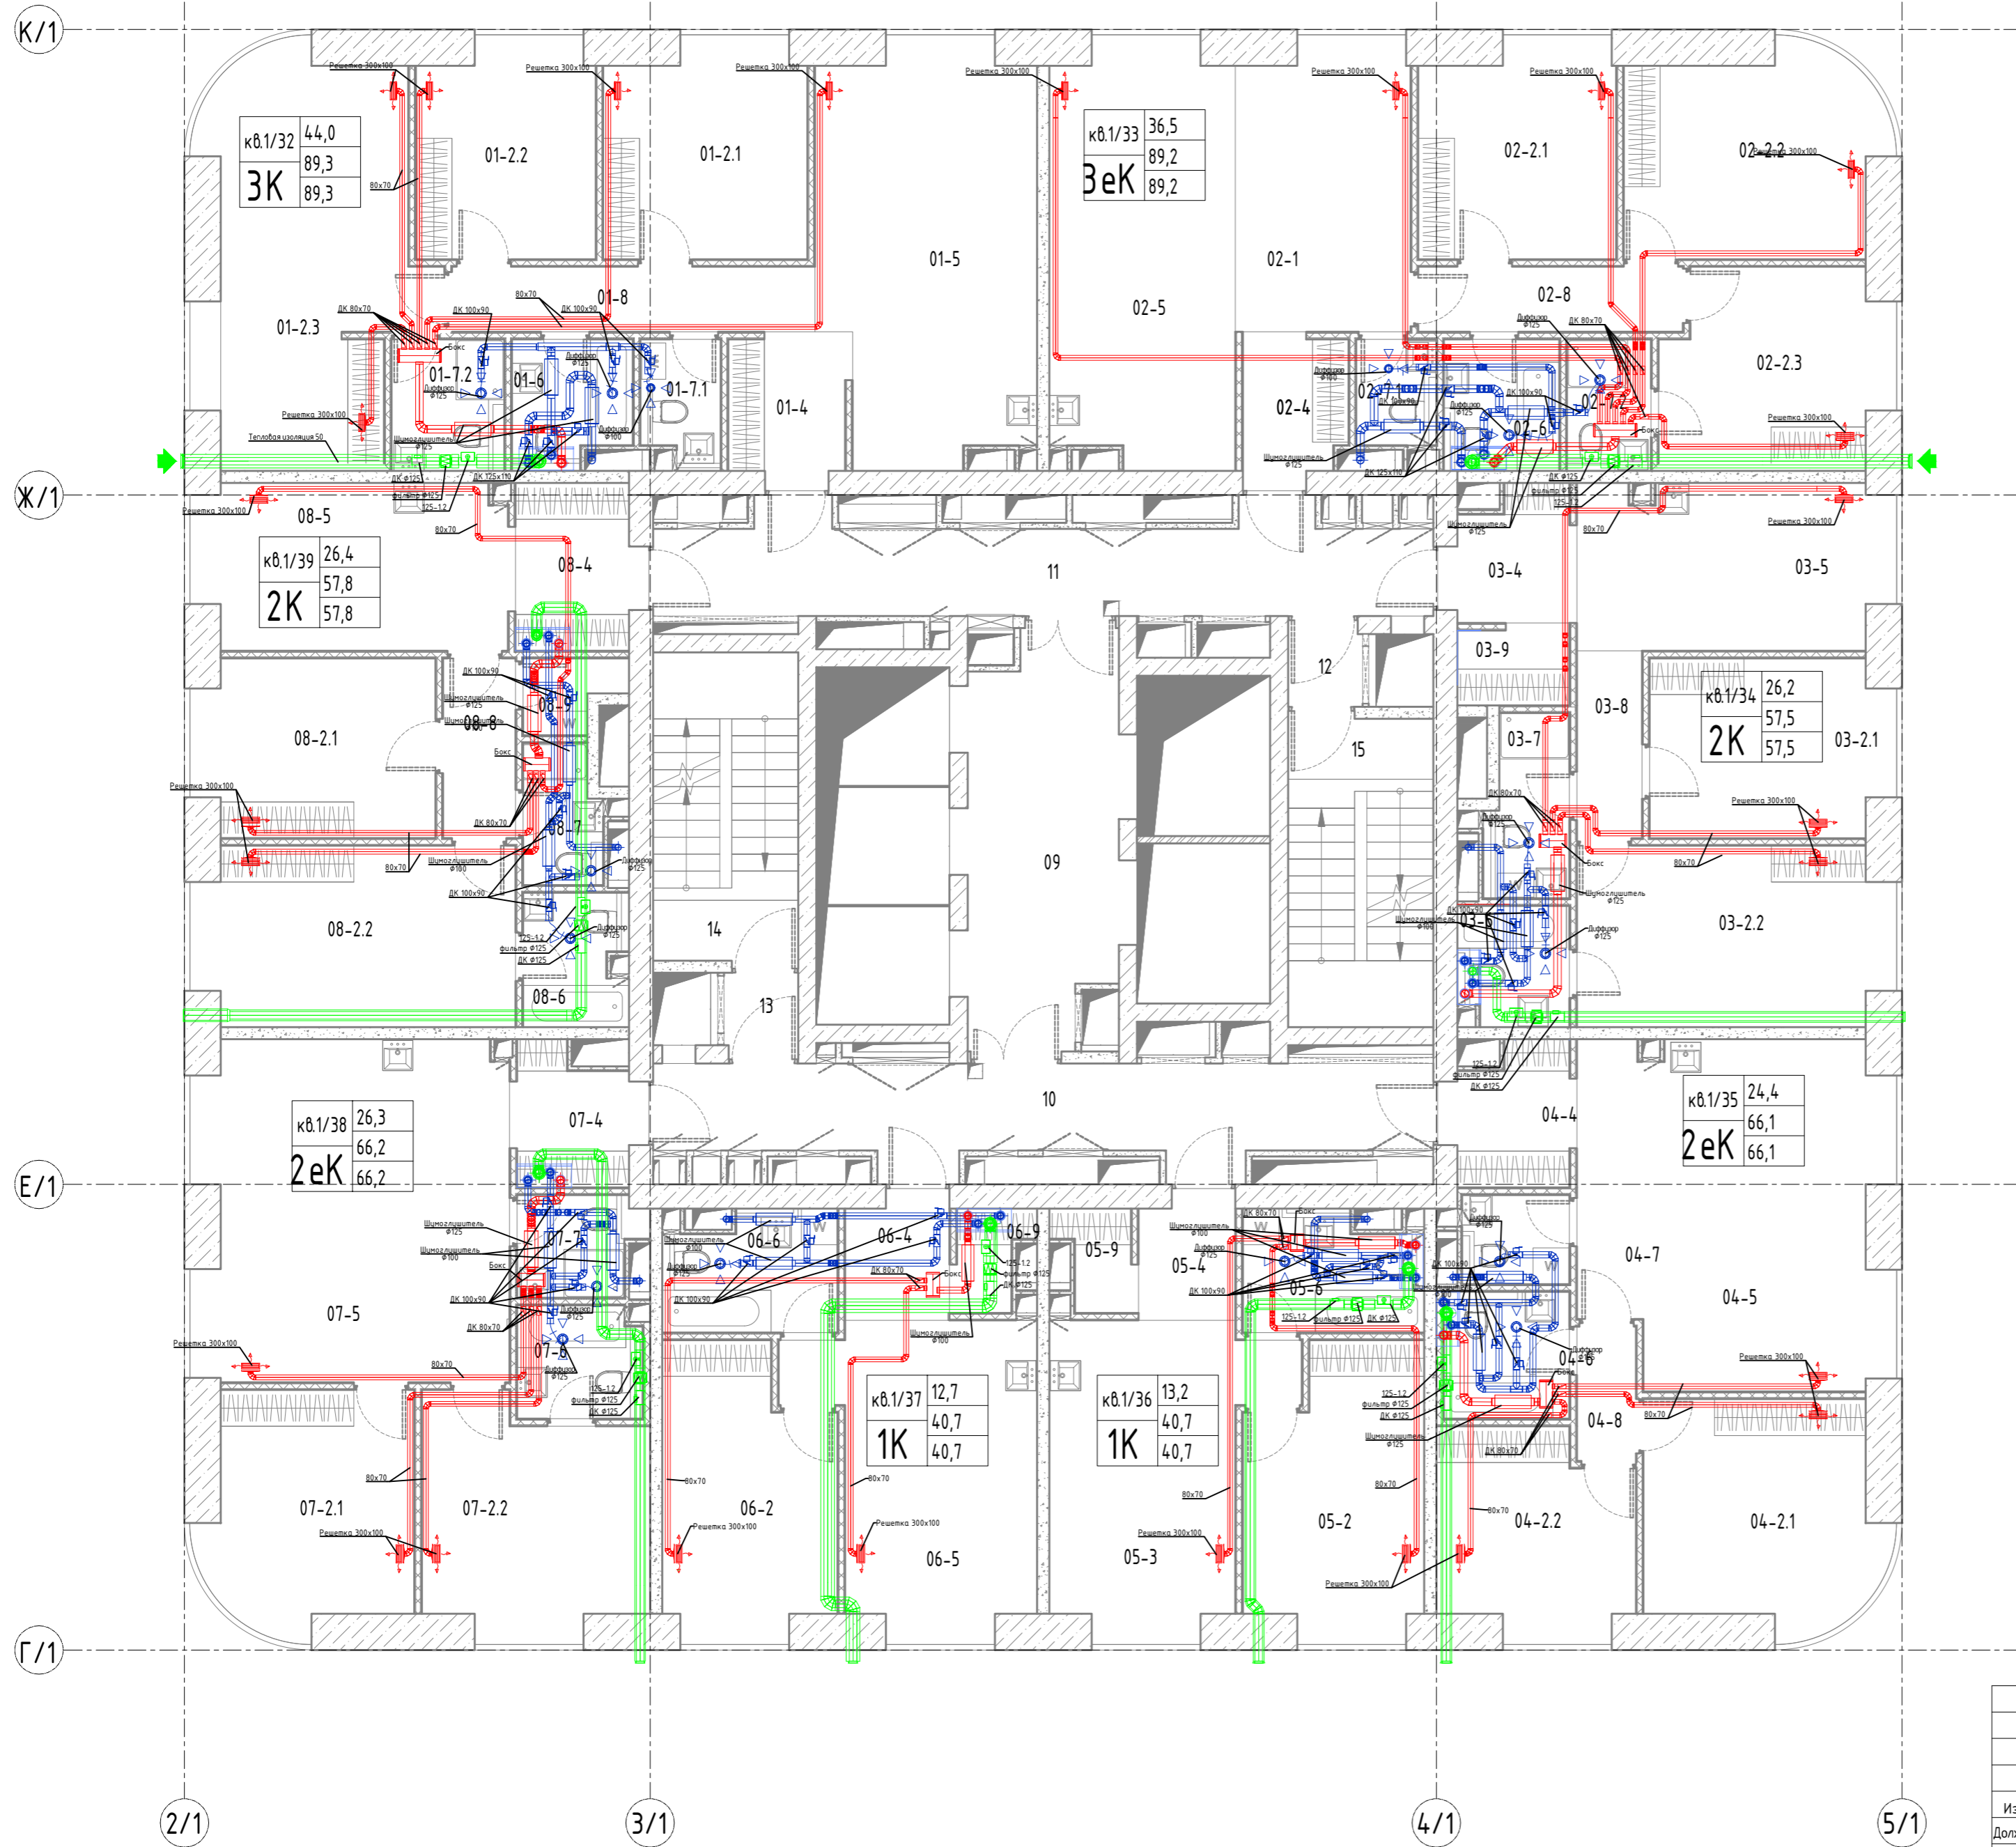

Согласовано  
Взам. инв. №  
Подл. и дата  
Инв. № подл.

108/18-ГК-К1- АИ.ВИС					
Многофункциональный административно-жилой комплекс в составе ТПУ "Дмитровская" по адресу: г. Москва, Дмитровское шоссе, вл. 1					
Изм.	Кол.уч.	Лист	№ док.	Подпись	Дата
		ФИО			
Должность	Инженер ПТО		Кисанов Н		
Нач. Участка	Гюлю К				
Корпус 1. Системы вентиляции и противоподымной защиты				Стадия	Лист
ИД				6	Листов
План 6 этажа				 <a href="http://www.gimtas.ru">www.gimtas.ru</a> Формат А2	